


1. Лист читать совместно с листом 2.

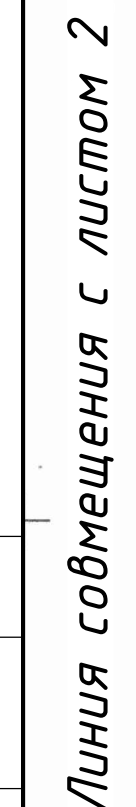


Муниципальное автономное учреждение
города Новосибирска «Горзеленхоз»

СОГЛАСОВАНО

Директор: Временное в с.д.

Схема расположения планшетов

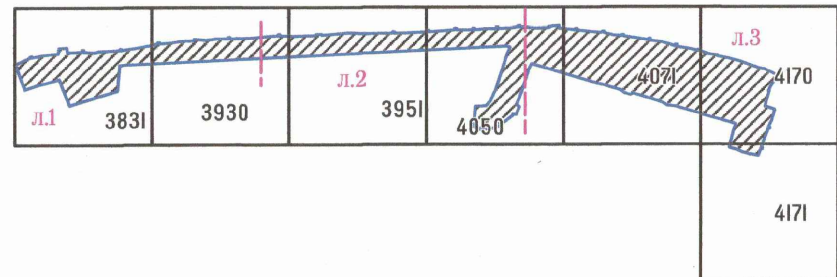[illegible][illegible]

Главный инженер проекта

Е.А. Смолко

проектируемые сети ливневой канализации напорные
проектируемые сети ливневой канализации самотечные
проектируемые сети дренажной канализации самотечные
канализационный колодец
ложный колодец
проектируемая канализационная камера с устройством гашения напора

КШ, на циу							035-24-НКл		
							Напорный коллектор ливневой канализации объекта: «Многоквартирные дома смешанной этажности с объектами обслуживания жилой застройки по второстепенным помещениям с подземной встроено-присоединяемой автономкой по ул. 2-ая Марата в Первомайском районе 6-ая очередь строительства г. Новосибирск»		
	Изм.	Колуч.	Листы	№ док.	Погн.	Дата	Статус	Лист	Листов
	Разработал	Хвостенко			А.Васильев	02.25	Наружные сети напорной ливневой канализации	Р	З
	Проверил	Кильдишев				02.25			
Н.контроль	Ахмеджанов				02.25	План сетей К2 М:1=500	ИП Смоляко Е.А. СРО № П-201-540536228616-0544		
ГИП	Смоляко				02.25				

Мэрия города Новосибирска				★ Департамент строительства и архитектуры	
МУНИЦИПАЛЬНОЕ КОММУНАЛЬНОЕ УПРАВЛЕНИЕ Города Новосибирска	Заказ №	Лист №	Для служебного пользования		
	185-419	3	Масштаб 1:500		
	Теорфонд®				
	Отдел дежурного плана		Отдел подготовки и выдачи заказов		
	ММ-8- 09.12.2025	РМ	19.12.2025	766	18.12.2025

[illegible]